


RZUT PARTERU - kotłownia

- instalacja wod.-kan, c.o., gaz, wentylacja

skala 1:50

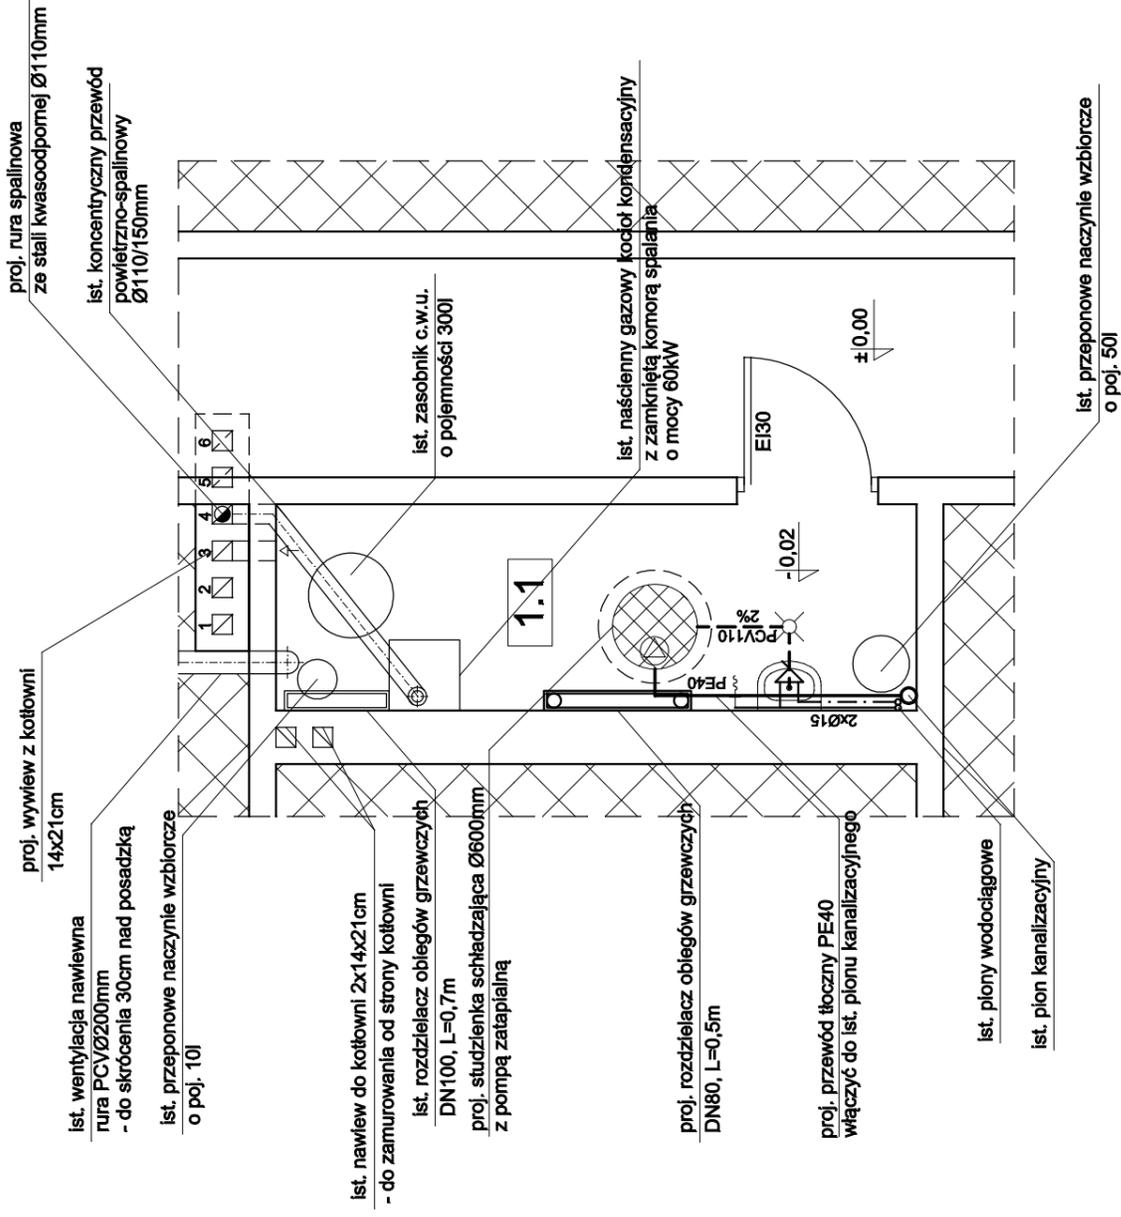

OZNACZENIA:

Ø15	- przewody wodociągowe - woda zimna
Ø15	- przewody wodociągowe - woda ciepła
PVC.110	- przewody kanalizacyjne grawitacyjne
PE 40	- przewody kanalizacyjne tłoczne

ZESTAWIENIE POMIESZCZEŃ:

Nr pom.	NAZWA POMIESZCZENIA	RODZAJ POSADZKI	POW. UŻYTK.
1.1	Kotłownia	terakota	7,15
RAZEM POWIERZCHNIA POMIESZCZEŃ:			7,15

Hpom. =3,48m kub.=24,88m³

"PROMAX" Biuro projektowe Starachowice ul. Radomska 29, Ip.,pok. 106

Nazwa obiektu: Budynek Ośrodka Szkolenia i Wychowania Ochockich Hufców Pracy

Adres obiektu: działka nr ewid. 1155 ul. Hutnicza 10, 27-200 Starachowice

Przedmiot: RZUT PARTERU - kotłownia

Skala: 1:50 Cecha: SSB-473718 Nr rys.

LEGENDA:

ściana istniejąca



obszar poza opracowaniem

Projektował:	Nazwisko	Nr uprawnień specjalność	Data	Podpis
branża arch.-bud.	mgr inż. arch. Anna Klebasa	BPP 305/82 arch.-bud.	02.2019	
Projektował:	mgr inż. Marek Szczerba	SWK/0126/PWOK/11 konstr.-bud.	02.2019	
branża instalacyjna	Antoni Szczerba	41/81 instalacje	02.2019	
Opracował:	mgr inż. Karolina Kulik		02.2019	
branża konstr.-bud.				